




OM1

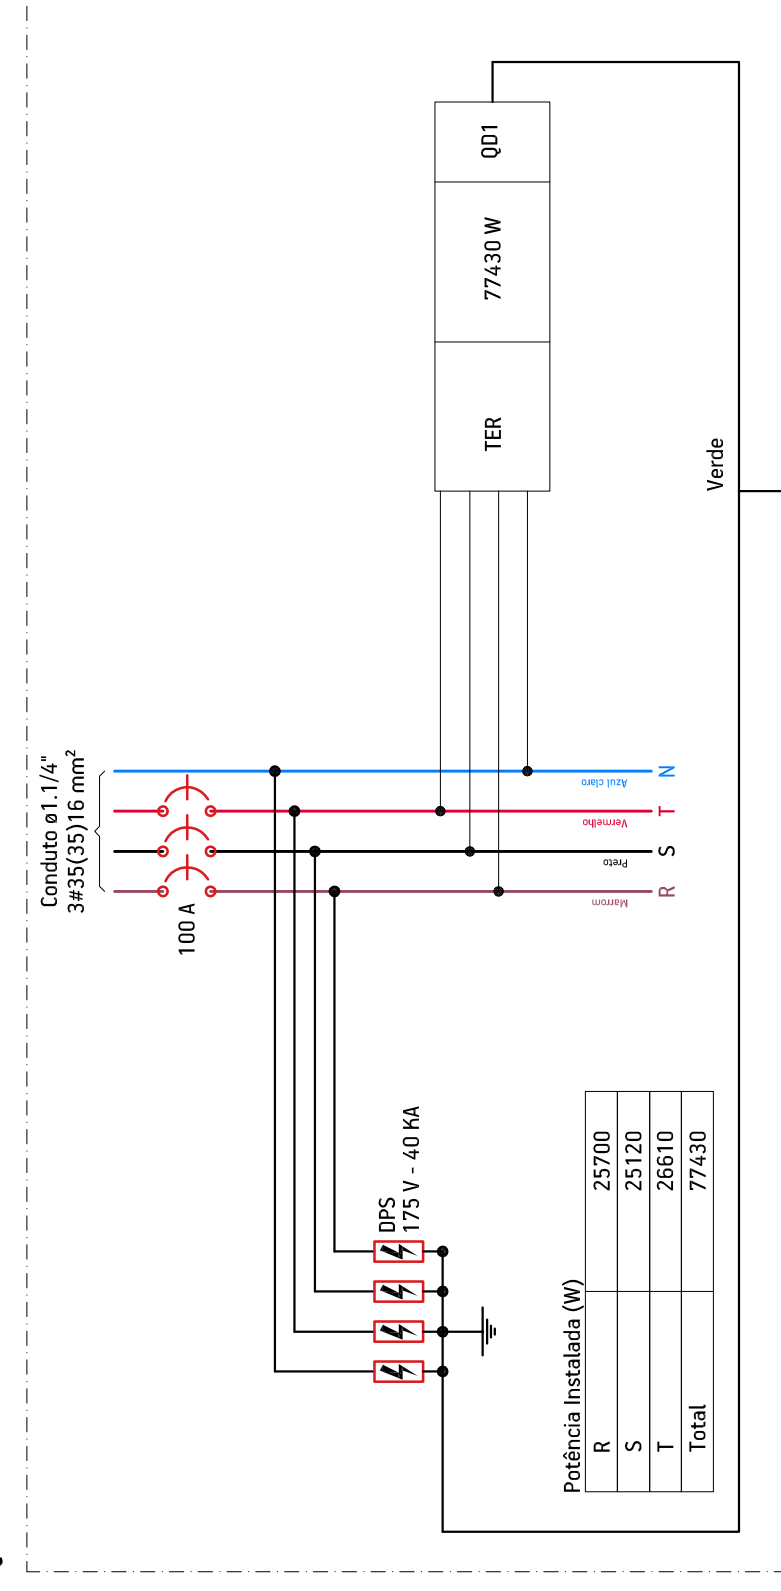


OM2 - AC

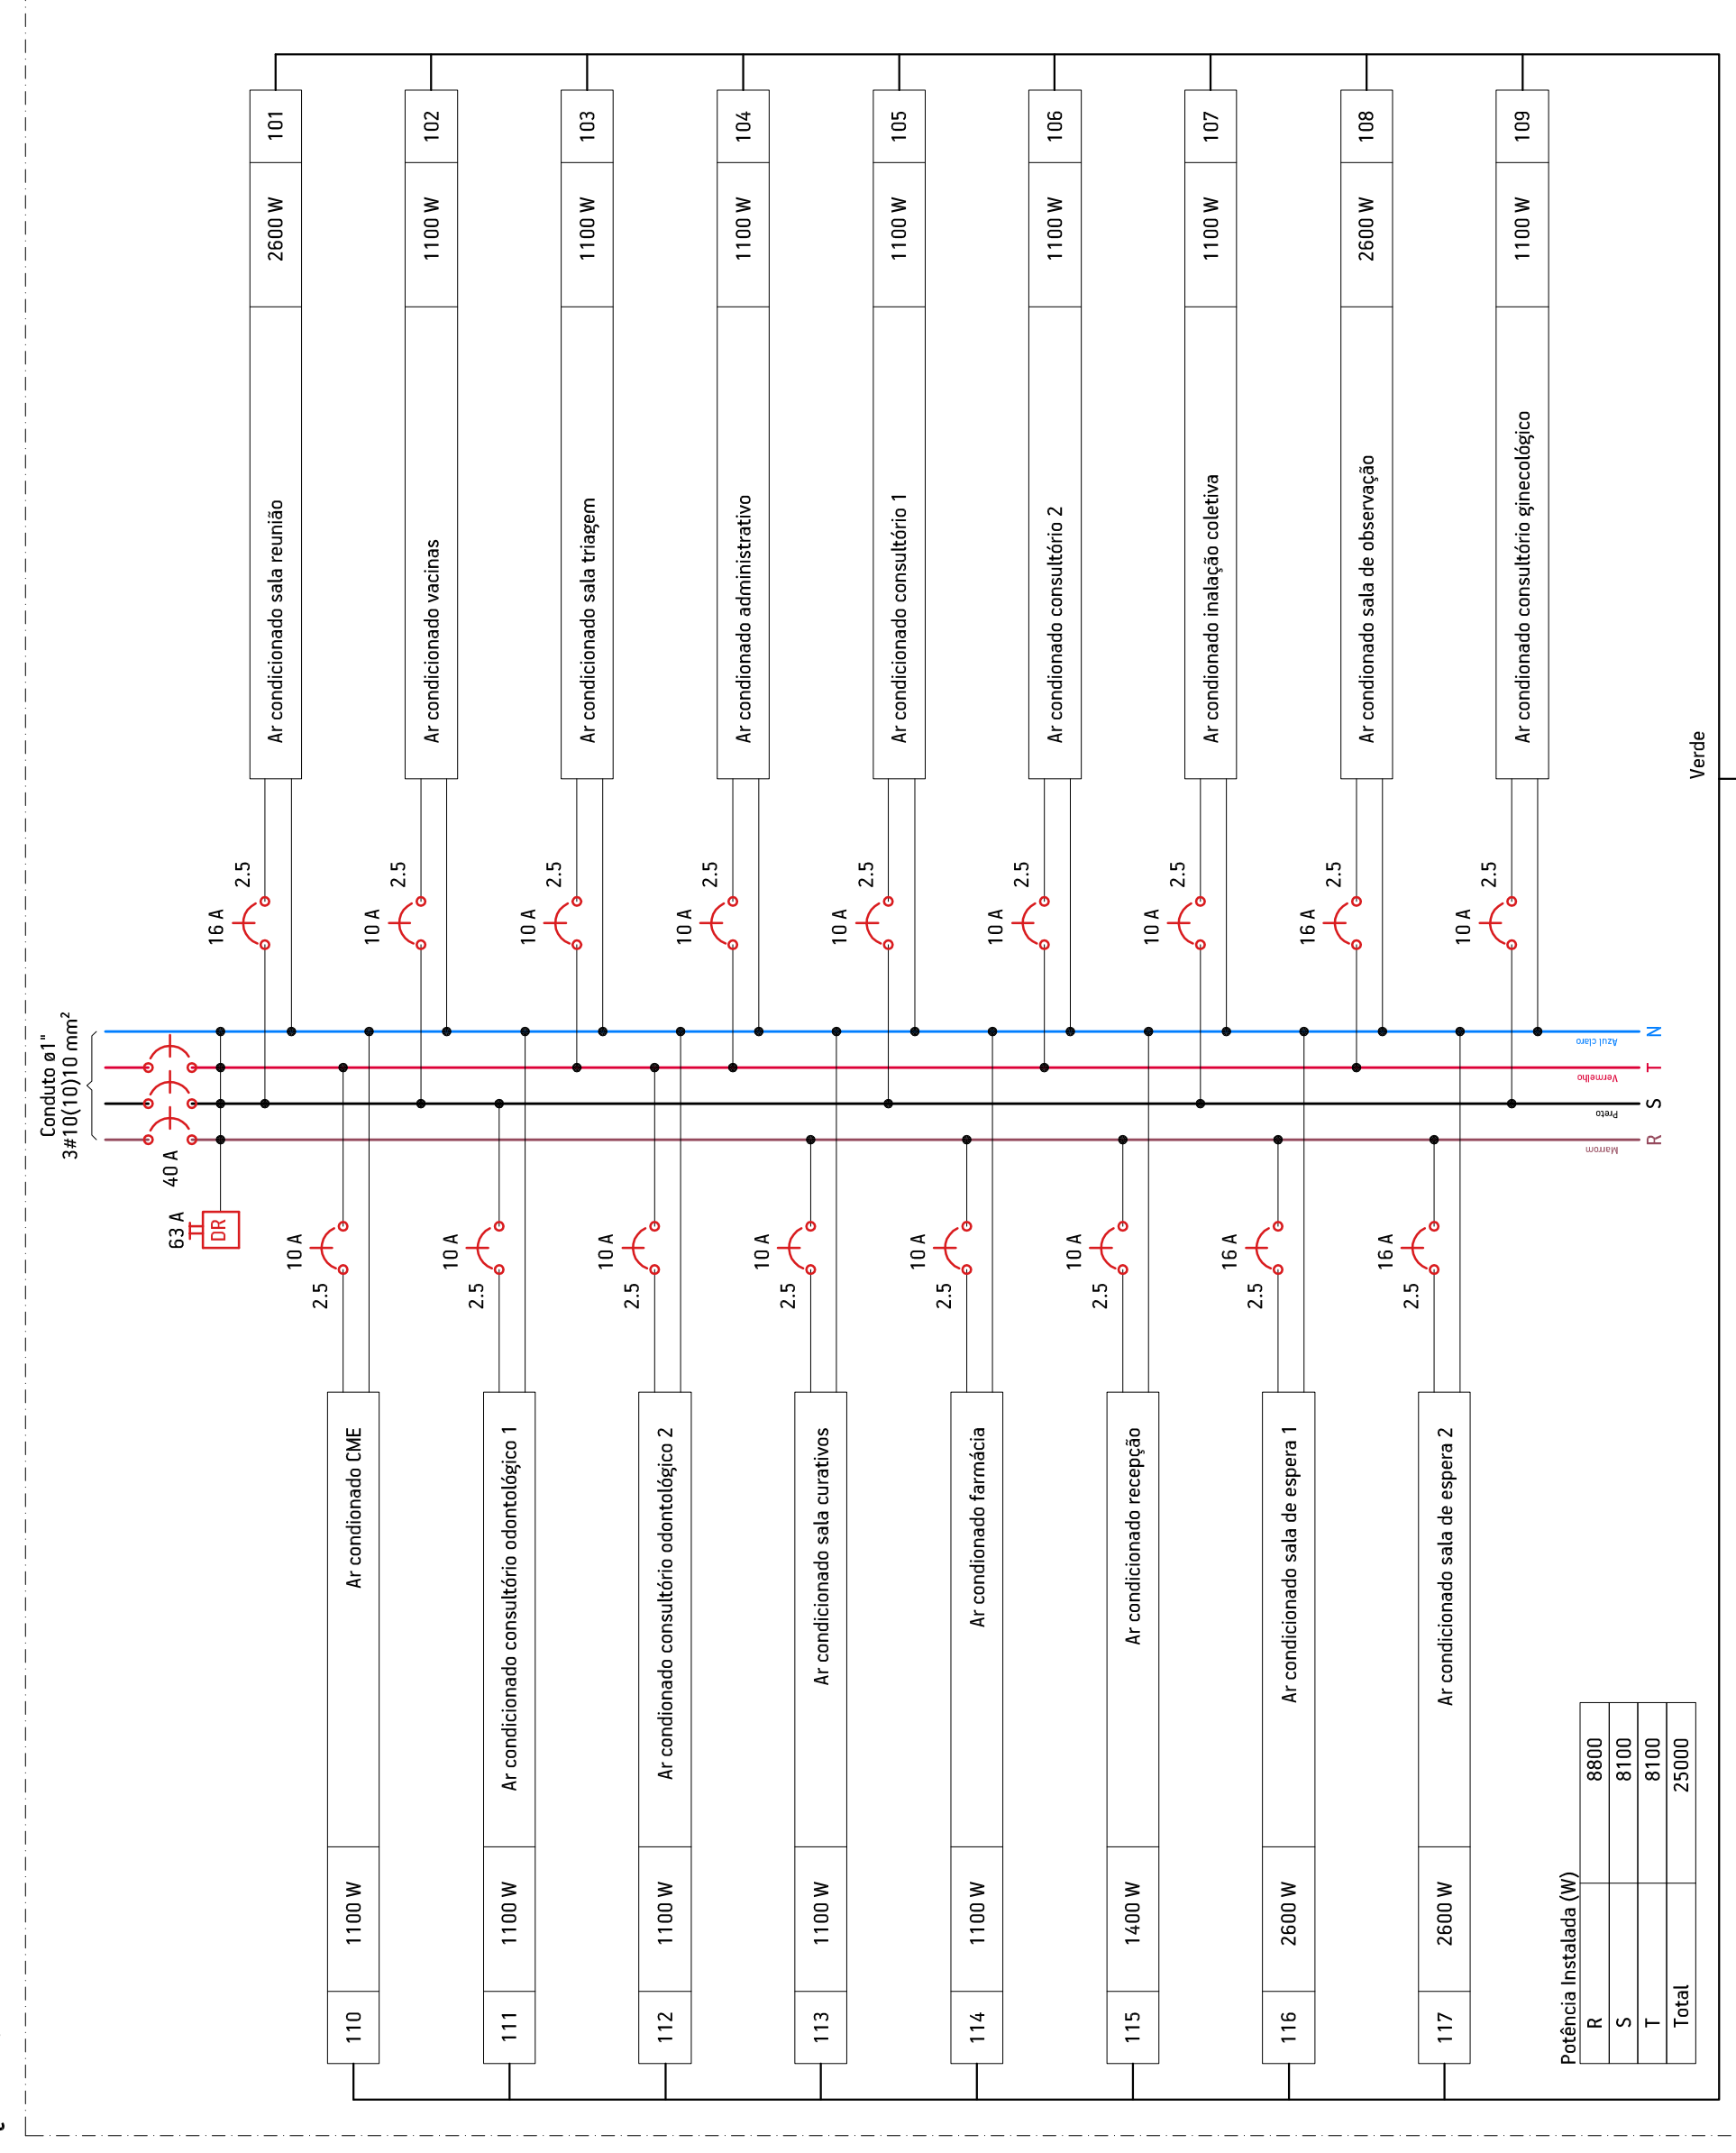

QD1

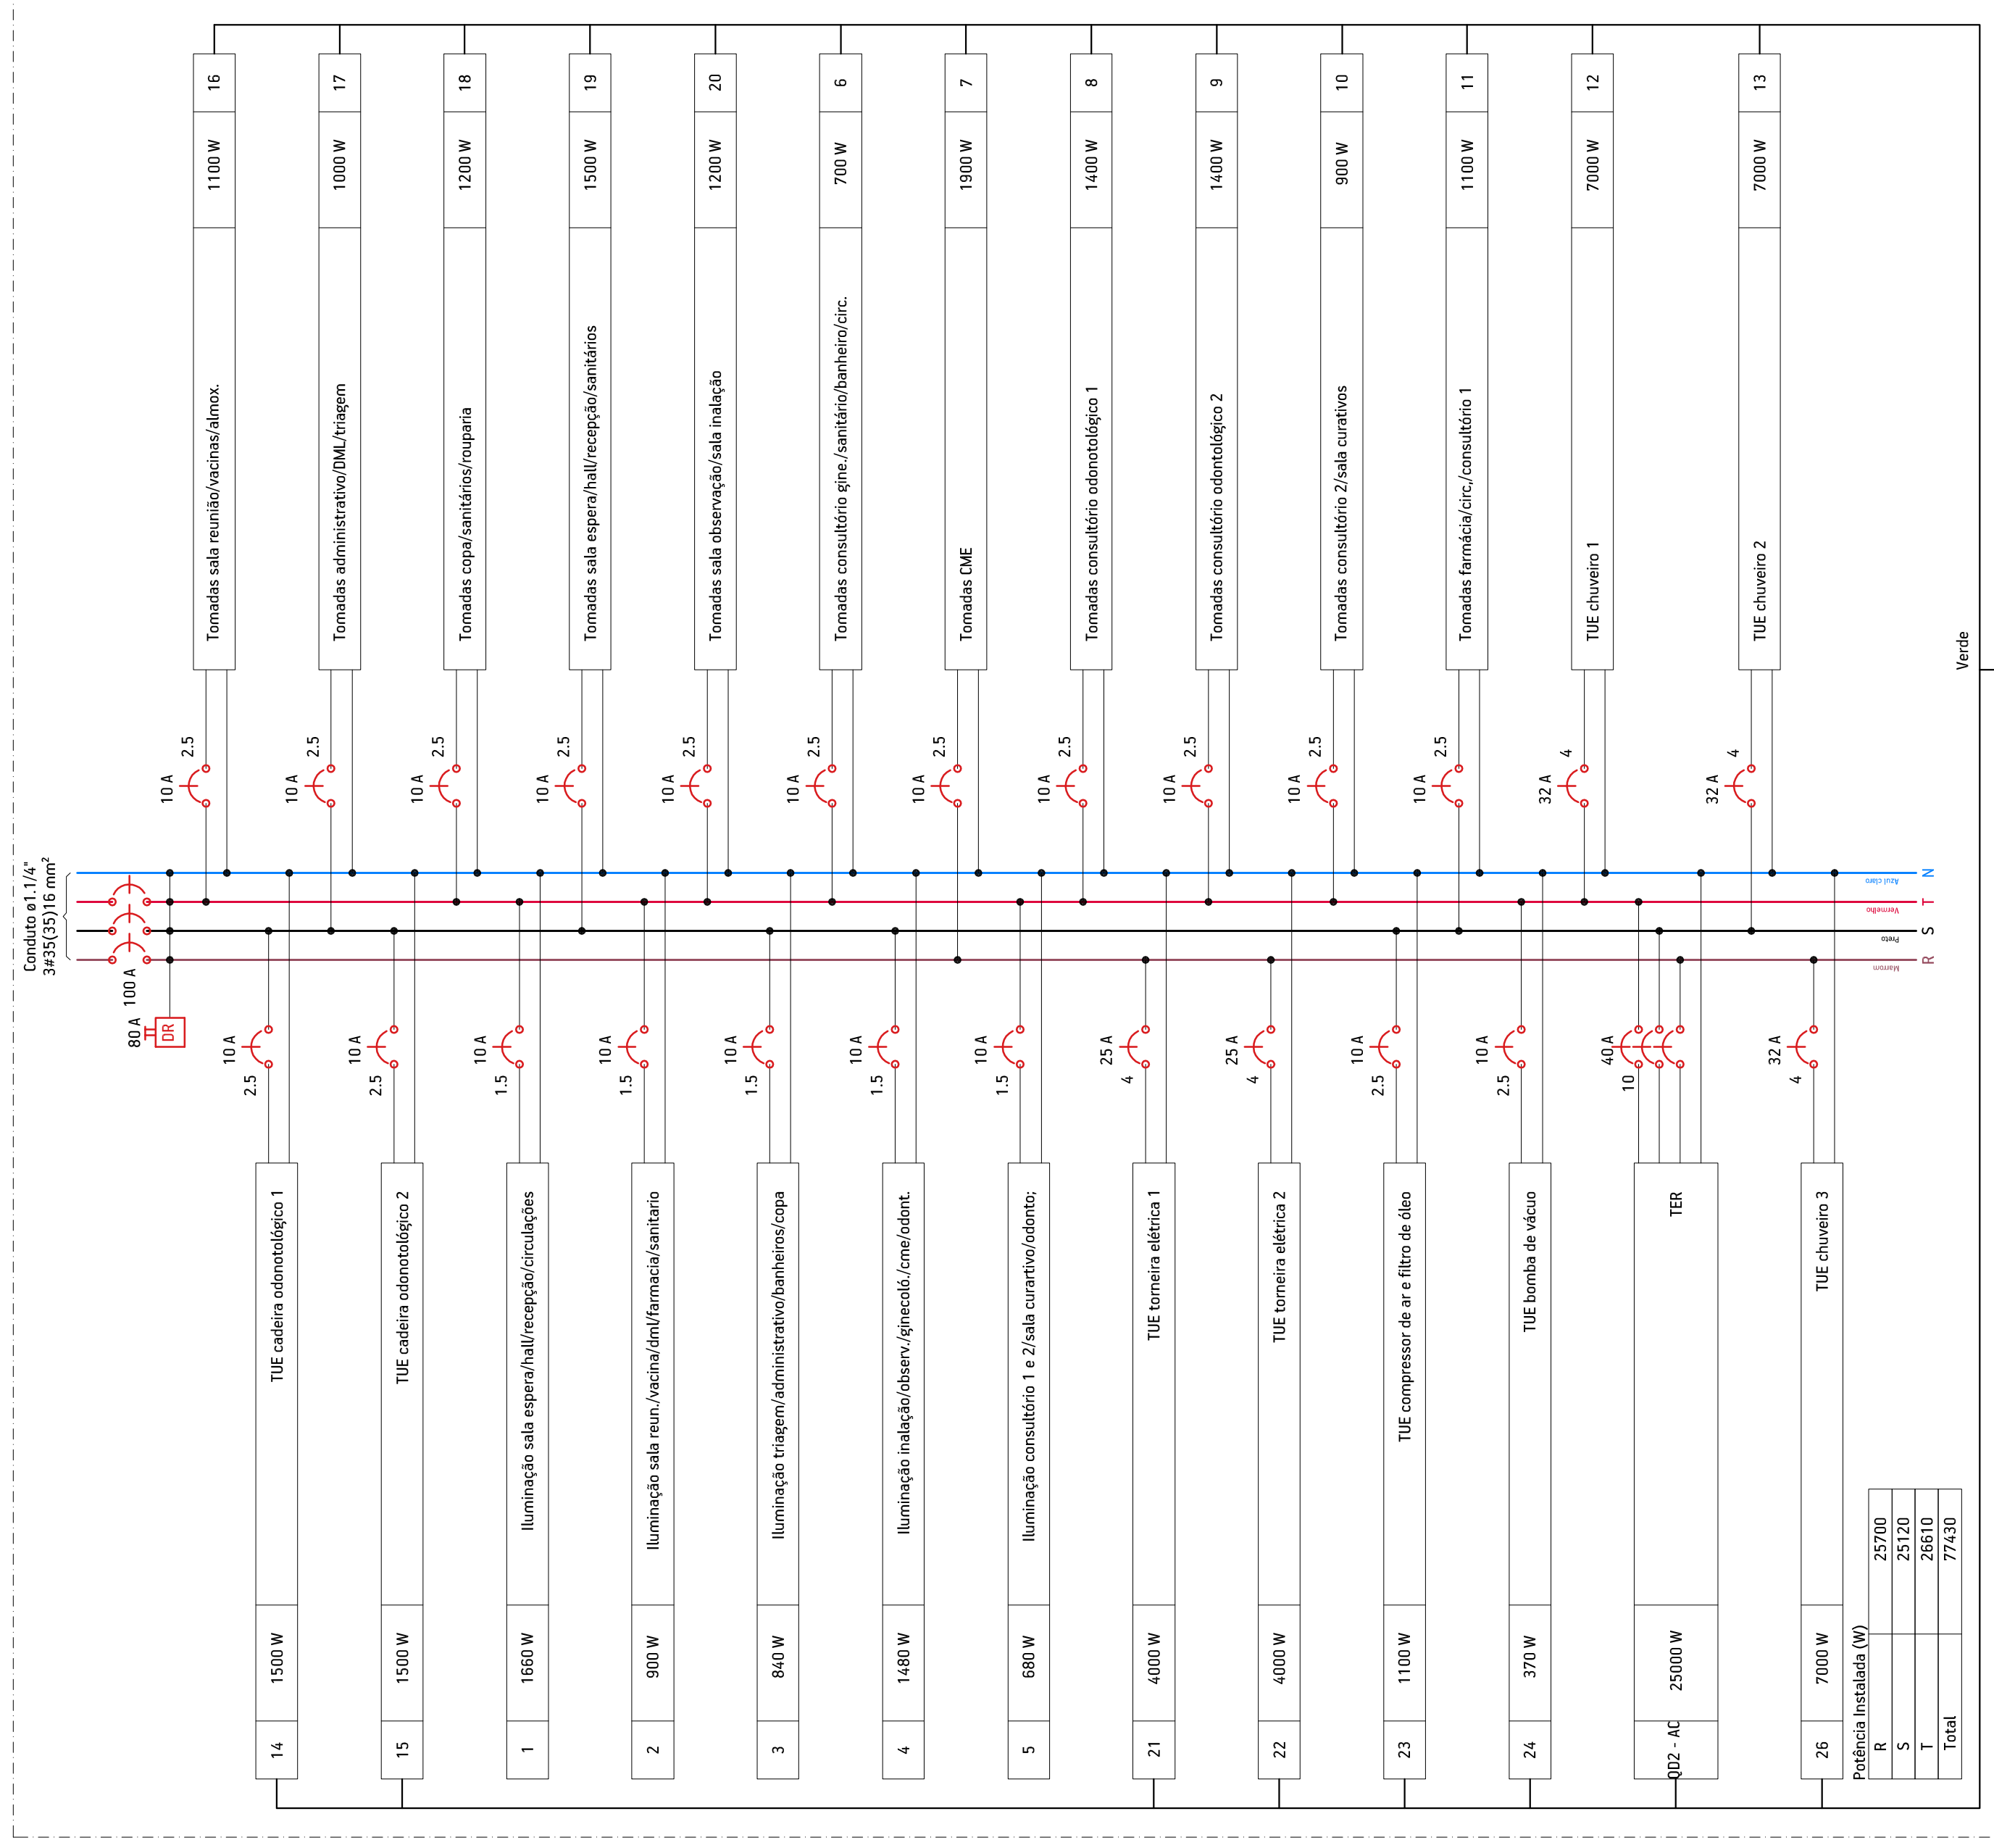

ELE - DETALHE - DIAGRAMA MULTIFILAR SEM ESCALA

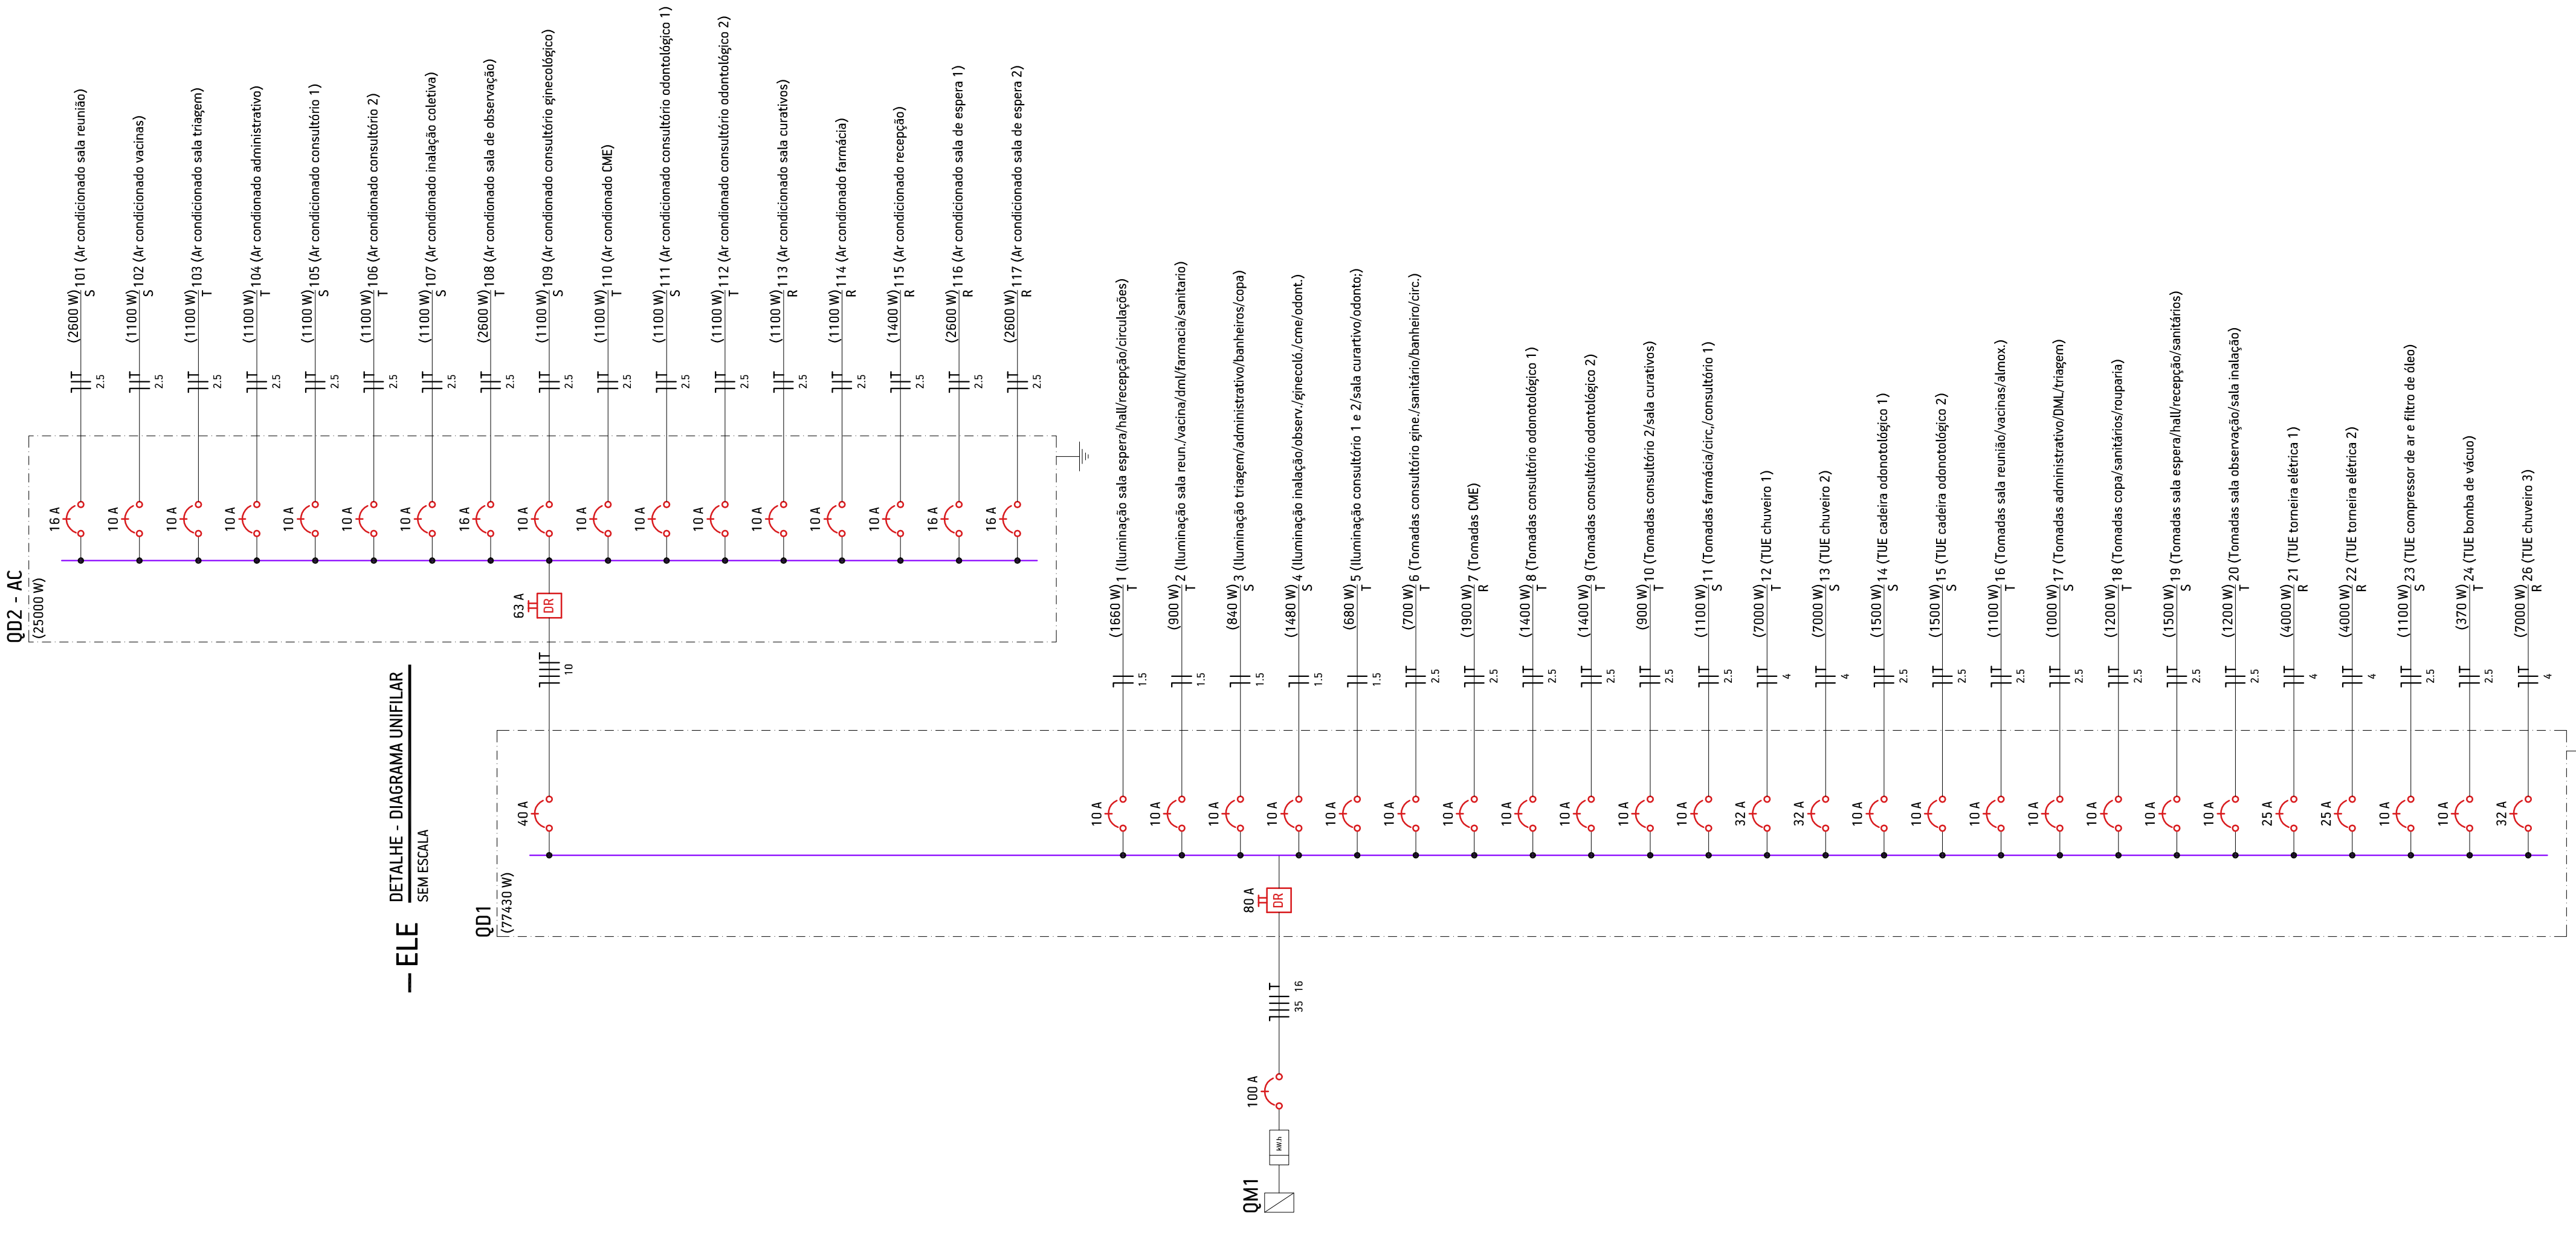

DETALHE - DIAGRAMA UNIFILAR SEM ESCALA

DOISPORDOIS
engenharia

PROJETO: ELÉTRICO-ELE-DIM-FI-E

DESCRIÇÃO: RUA REINALDO SINGOLOTTI, QUADRA 23, PARTE DOS LOTES 05, 06 E 07 - CENTRO - SETÁGIOS

RESPONSÁVEL TÉCNICO:

PROFESSOR MUNICIPAL DE ESPÍRITO SANTO

DISCIPLINAS DE ENGENHARIA

DESCRIÇÃO: DETALHES - DIAGRAMAS MULTIFILARES E DIAGRAMAS UNIFILARES

ÁREA TOTAL: 750,00 m²

ÁREA CONSTRUIDA: 394,41 m²

ESCALA: 1/50

FRANQUIA: 02

CÓDIGO: 1719

REVISÃO: R00

DATA: 02/2017

ELE 02

OBSERVAÇÕES: Direitos autorais reservados conforme artigo 184 de código penal, Lei 51988 de código civil, carteira 285771

Marcio André Bruni
CPF: 030.576.714/94
RUA REINALDO SINGOLOTTI, 23 - CENTRO - SETÁGIOS - 54.910.000-0000
54.910.000-0000

Francisco Rossetto
CPF: 030.576.714/94
RUA REINALDO SINGOLOTTI, 23 - CENTRO - SETÁGIOS - 54.910.000-0000
54.910.000-0000